


Zeichenerklärung:
 vorh. TW 100 PVC. — vorh. TW-Leitung
 — gepl. TW PE-HD — gepl. TW-Leitung

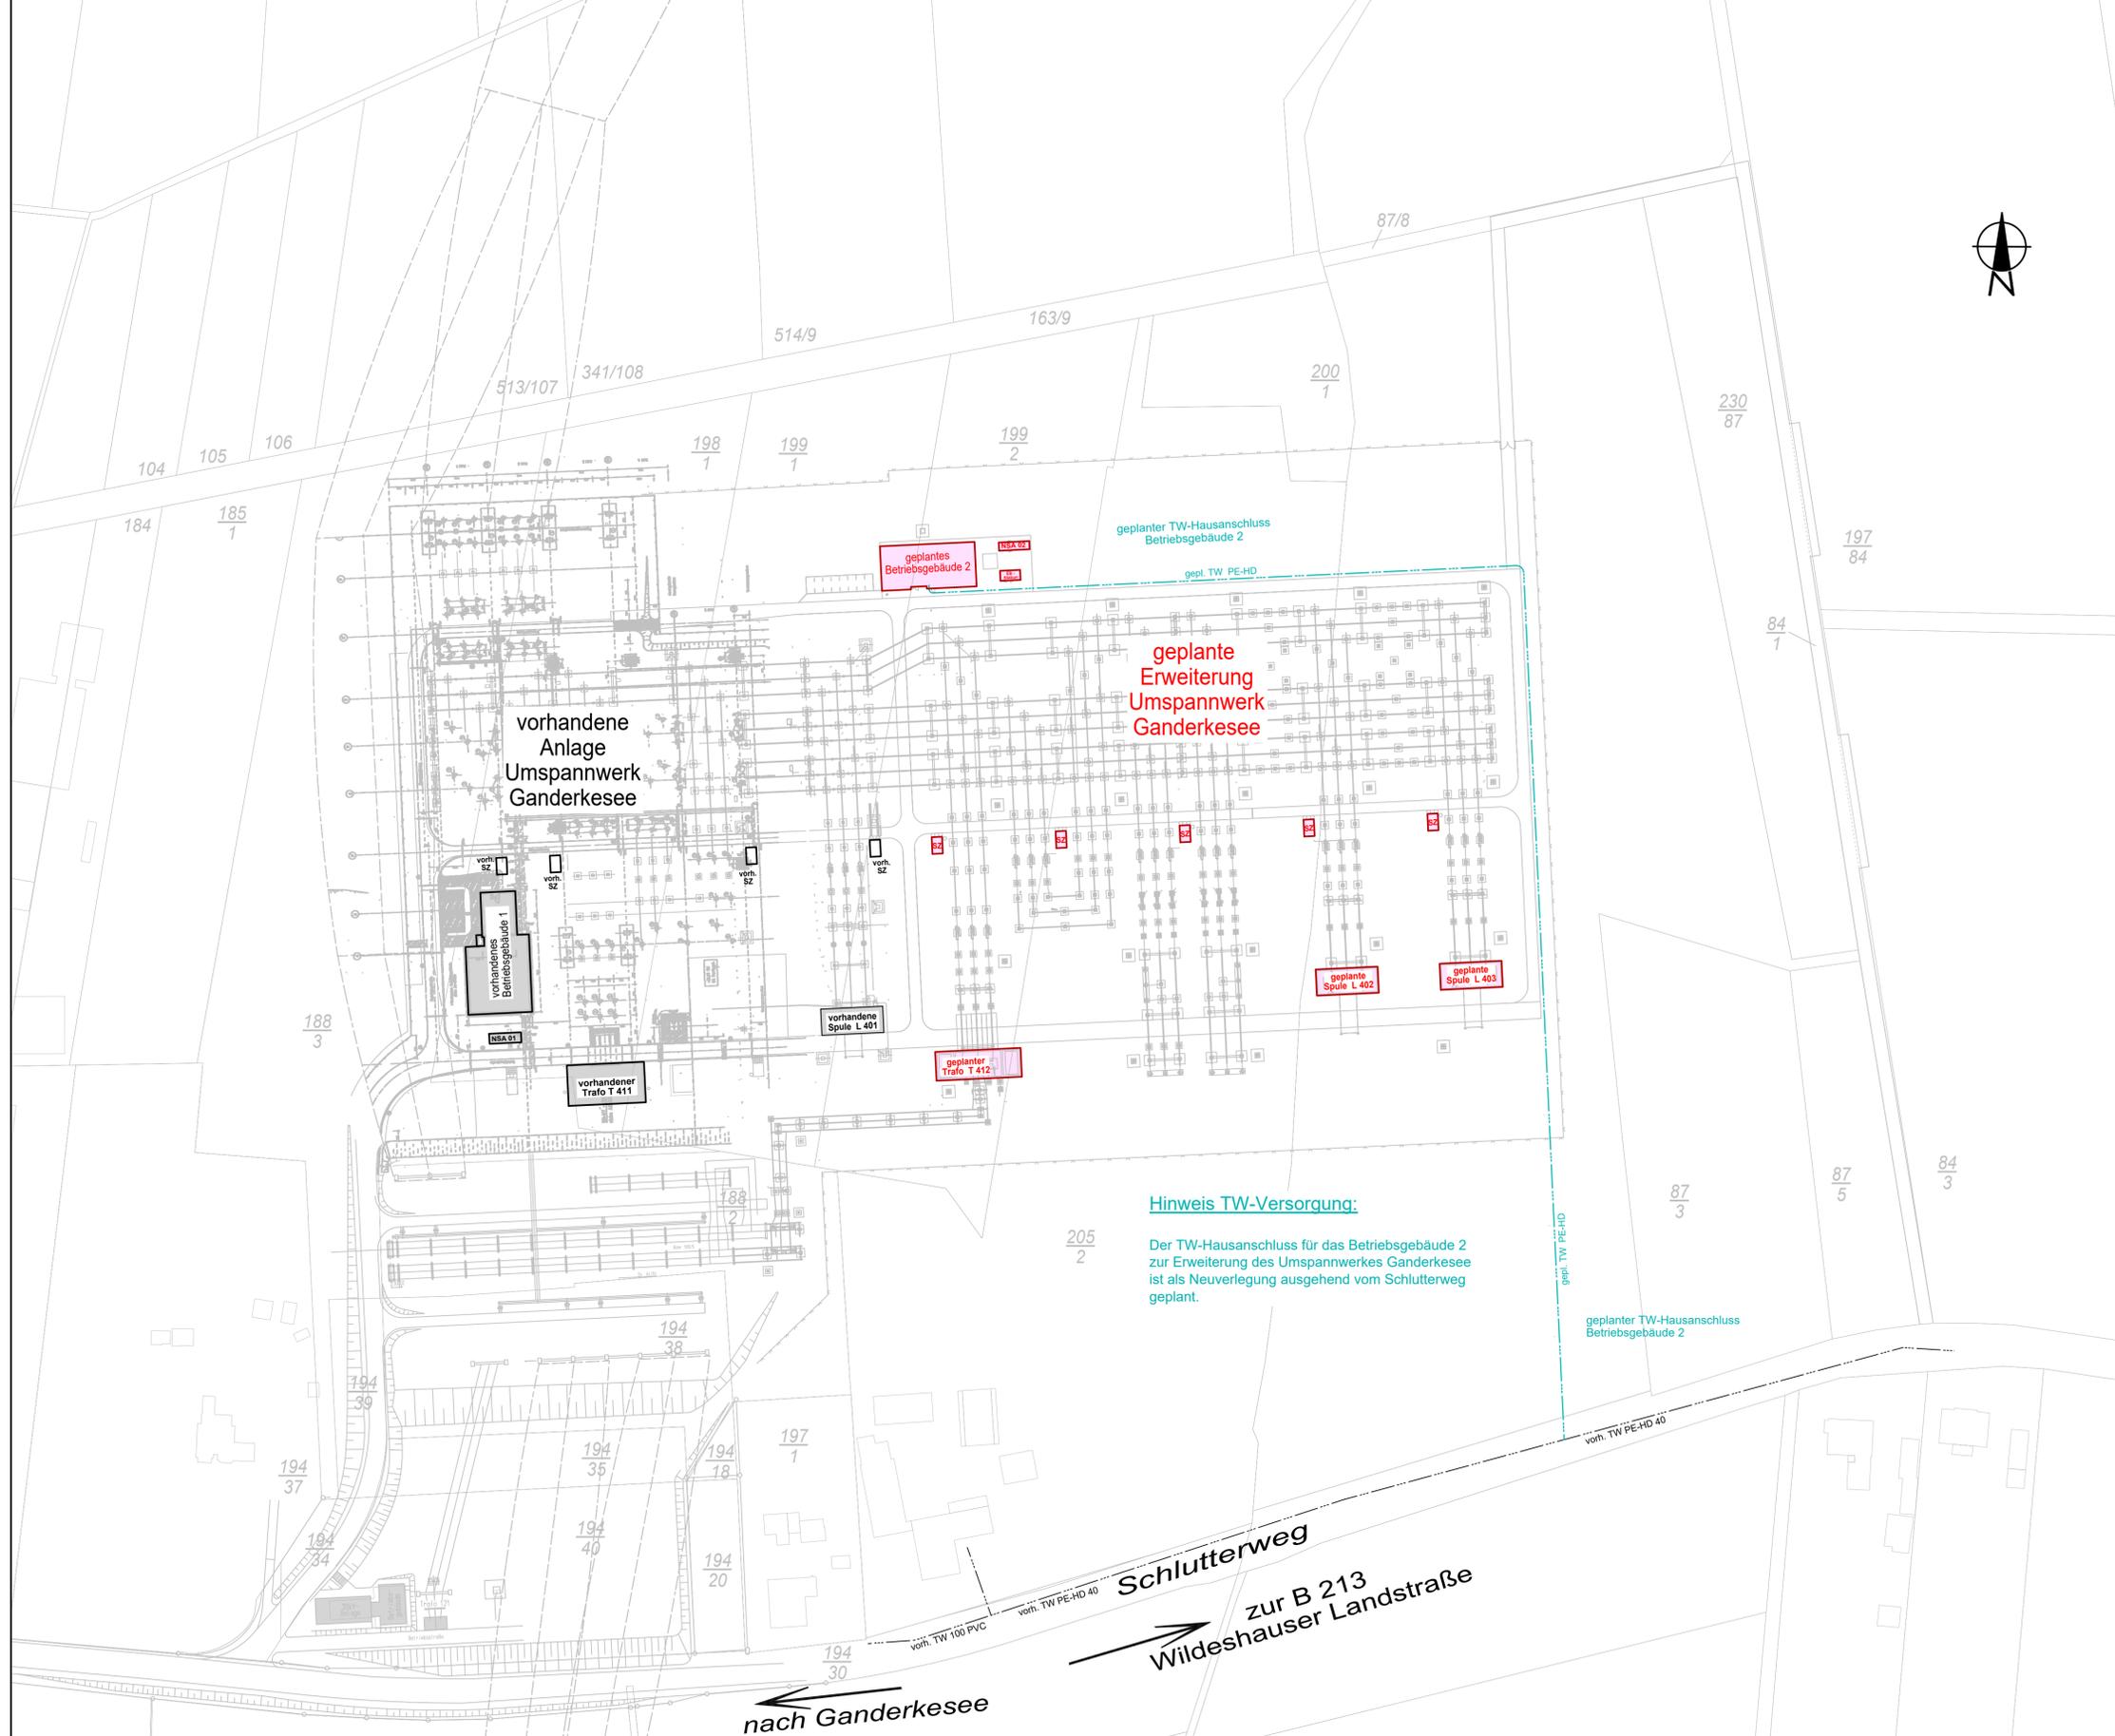

← nach Ganderkesee
 Schlutterweg
 zur B 213 Wildeshäuser Landstraße

Lagestatus 489 (UTM-Koordinaten Zone 32)
 Höhenstatus 160 (m ü. NHN)

IBB Ingenieurbüro für Bau- planung und Beratung GmbH		Rathausstraße 84, 04416 Markkleeberg Tel.: 0341/356430 Fax: 0341/3564333	
a	03.09.2019	Kaden	---
Techn. Referenz	erstellt von EPTEC / IBB GmbH Kaden	geprüft von EPTEC / IBB GmbH Meißner	Erstelldatum 30.08.2019 Format A1-Q Maßstab 1:1000
Eigentümer der Zeichnung	Zugehörigkeit Gehört	Genehmigung Lageplan	Status Ausgabedatum
Titel Lageplan Trinkwasserversorgung		Objekt UW-GANK Plan-Nr. EPTEC / IBB GmbH 218110-004-og-a	