

# Ersatzneubau 110-kV-Leitung Göttingen - Hardegsen, LH-11-1008 (Avacon AG)

## Lageplan - kommunale Verkehrsflächen - Mast-Nr. 005 - Mast-Nr. 010 Deckblatt

Legende:

- |                          |            |  |  |
|--------------------------|------------|--|--|
| C031                     | C032       | zu nutzende kommunale Verkehrsflächen  | Land   |
| Trassenachse Freileitung | Mastnummer | dingliche bzw. schuldrechtliche zu sichernde private Verkehrsflächen - nachrichtlich - dargestellt in Anlage 7 | Kreis  |
| Mast 005                 | Mast 006   | Mast 007   | Stadt/Gem.                                       |
| Mast 008                 | Mast 009   | Mast 010   | Gemarkung  |
| Mast 011                 | Mast 012   | Mast 013   | Flur   |
| Mast 014                 | Mast 015   | Mast 016   | Flurstück  |
| Mast 017                 | Mast 018   | Mast 019   | Flurbereinigung                                  |
| Mast 020                 | Mast 021   | Mast 022   | Rückbau Hoch- und Mittelsp.-Ltg.                 |
| Mast 023                 | Mast 024   | Mast 025   | Darstellung in blau entspricht Deckblattänderung |

Quellvermerk: Auszug aus den Geobasisdaten der Niedersächsischen Vermessungs- und Katasterverwaltung © 2012/2013/2014/2016/2017

### Planfeststellungsunterlage

 
Aufgestellt Bayreuth, 30.07.2018

*i.v.P. Müller* *i.A. E. B. J.*

Firma K2E K2 Engineering GmbH

Maßstab: 1 : 2000  
Bezugssystem: ETRS89 UTM32

Einheit: Meter  
Name: Vocht  
Datum: 18.01.2018  
König  
Gepr.: 15.02.2018  
Gültig  
Zustand: Org.-Einheit ANO




Zust. Änderung Datum Name Blatt: 3 / 5

Satzungsgemäß ausgelegen in der Zeit vom ... bis ...  
Zeit und Ort der Auslegung sind vor Auslegung ortsüblich bekannt gemacht worden

Gemeinde: .....

Dienststempel/Unterschrift .....

Planfeststellungsbehörde

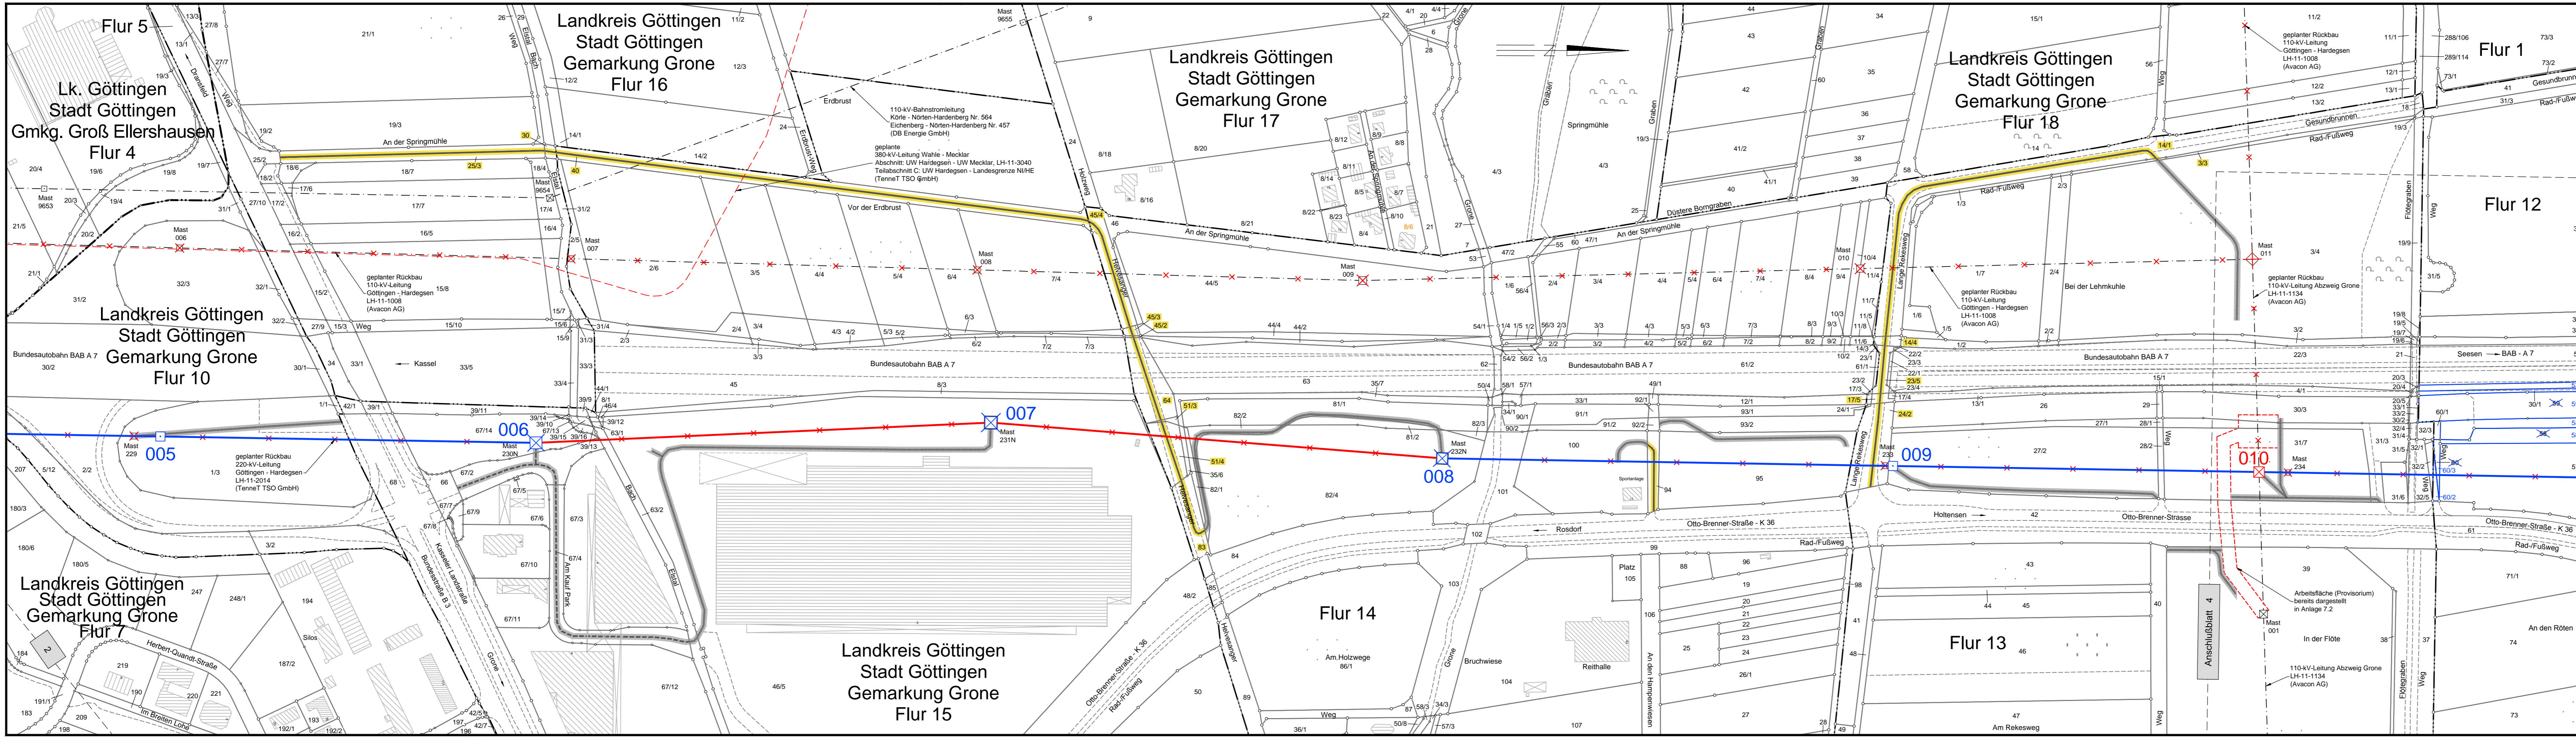

Landkreis Göttingen  
Stadt Göttingen  
Gemarkung Grone  
Flur 15

Flur 14

Flur 13

Landkreis Göttingen  
Stadt Göttingen  
Gemarkung Grone  
Flur 18

Landkreis Göttingen  
Stadt Göttingen  
Gemarkung Grone  
Flur 17

Landkreis Göttingen  
Stadt Göttingen  
Gemarkung Grone  
Flur 16

Lk. Göttingen  
Stadt Göttingen  
Gmkg. Groß Ellershausen  
Flur 4

Landkreis Göttingen  
Stadt Göttingen  
Gemarkung Grone  
Flur 10

Landkreis Göttingen  
Stadt Göttingen  
Gemarkung Grone  
Flur 7

Flur 1

Flur 12

Mast 005

Mast 006

Mast 007

Mast 008

Mast 009

Mast 010

Anschlussblatt 4

Arbeitsfläche (Provisorium) - bereits dargestellt in Anlage 7.2  
In der Flöte  
110-kV-Leitung Abzweig Grone LH-11-1134 (Avacon AG)

