


Gemeinde Agathenburg
Gemarkung: Agathenburg
Flur 19

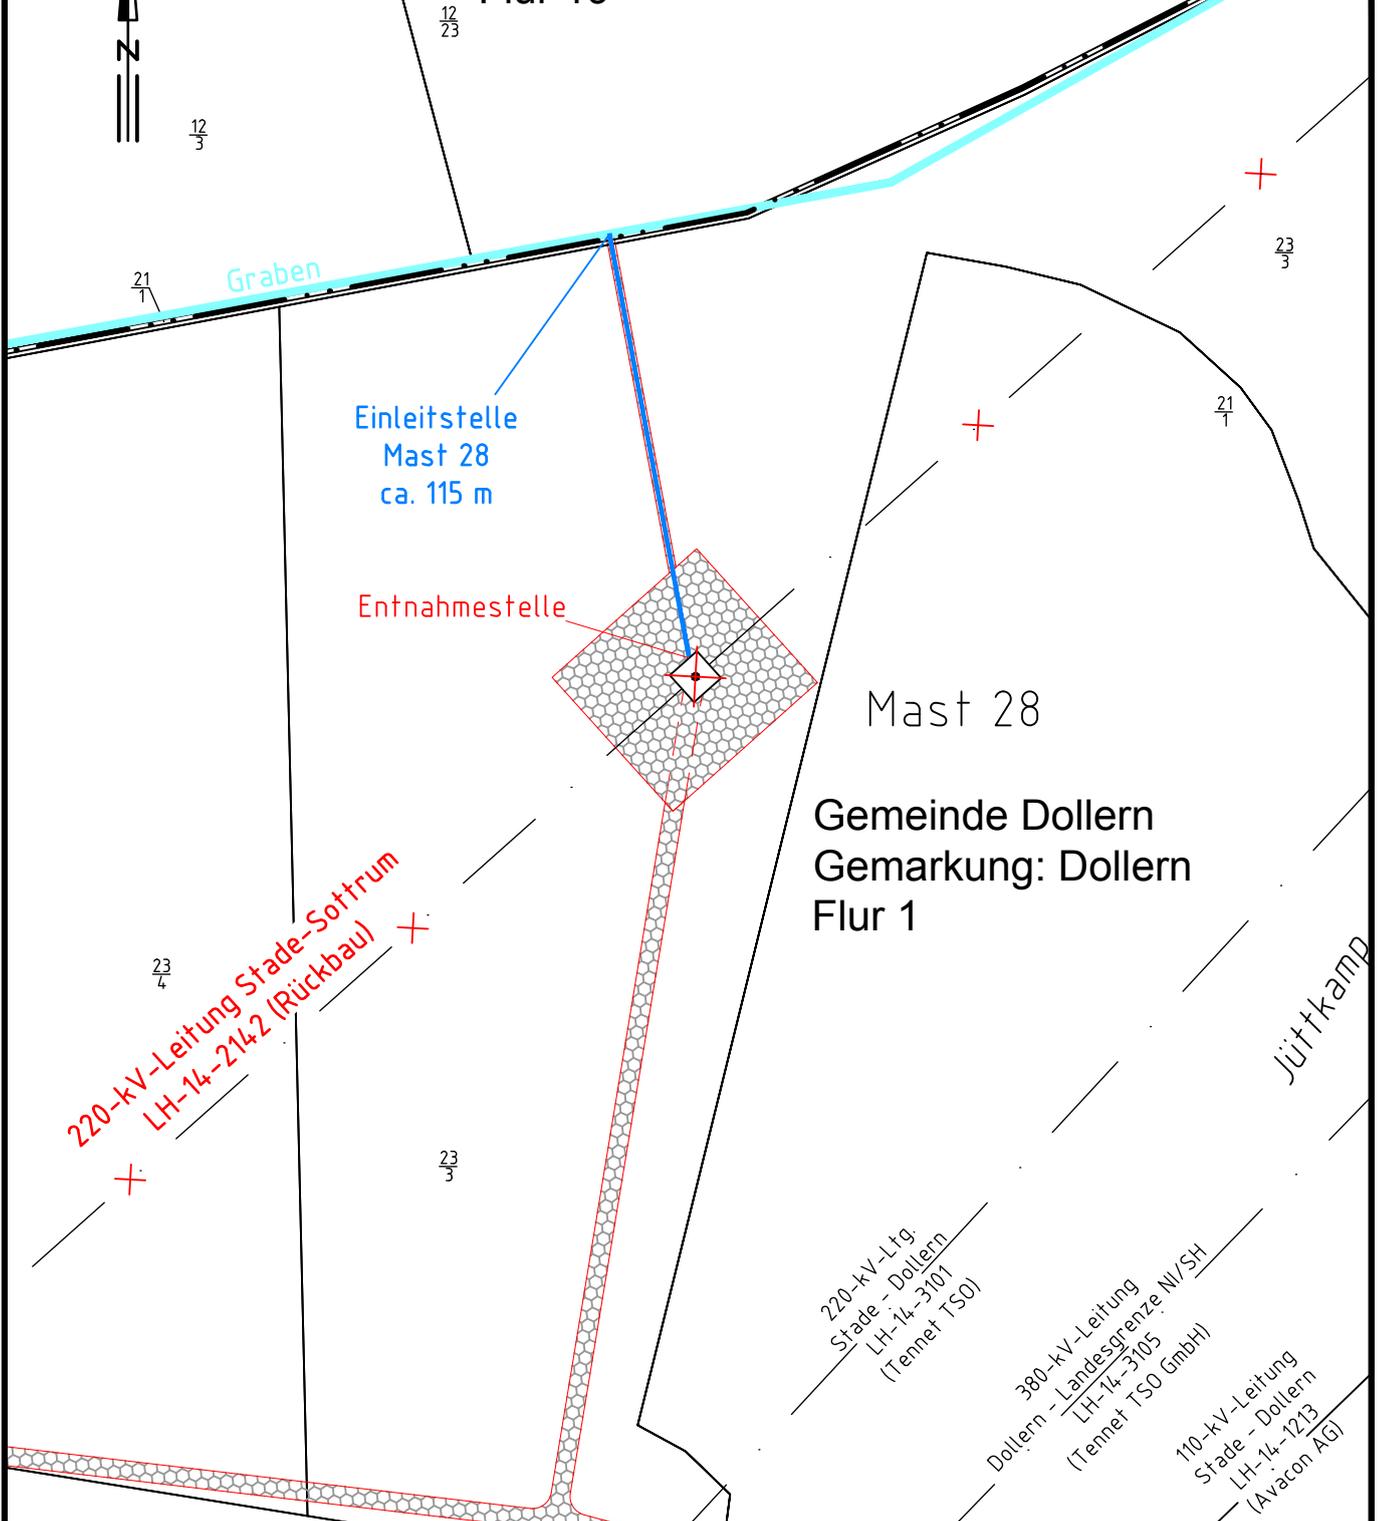

Zugehörigkeit Anlage 17.3 Anhang 1		Verweis		Maßstab 1:2000	Format A4
Technische Referenz 	Erstellt durch SAG CeGIT Blanke	Genehmigt von Schaper	Erstelldatum 31.03.2016	Status Gültig	Zählteil Blatt 28 von 28
	Objektname 220-kV-Leitung Stade-Sottrum; LH-14-2142 (Rückbau)				
	Klassifikation -				
ID	Titel Lageplan mit Entnahme- und Einleitstelle, Wasserhaltung Mast 28				