


Versorgungsleitungen sind nachrichtlich übernommen und sind vor Baubeginn neu abzufragen.

Vermessung: Vermessungsbüro Kalus
Bloherfelder Str. 144, 26129 Oldenburg

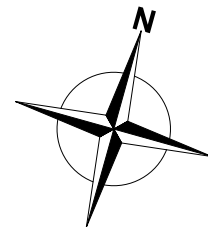

Legende :

- Graben
- bestehende Deichkrone
- TK Telekommunikation
- ELT Elektrotechnik
- ELT Elektrotechnik
- GAS Gasleitung
- TW Trinkwasserleitung
- SW-DRL Schmutzwasser-Druckrohrleitung
- Flurgrenze
- ✕ Baum nicht vorhanden
- E Eiche
Ø 1.2




Kloster Blankenburg

Anschluss an Blatt 2

Anschluss an Blatt 4

Blatt 3

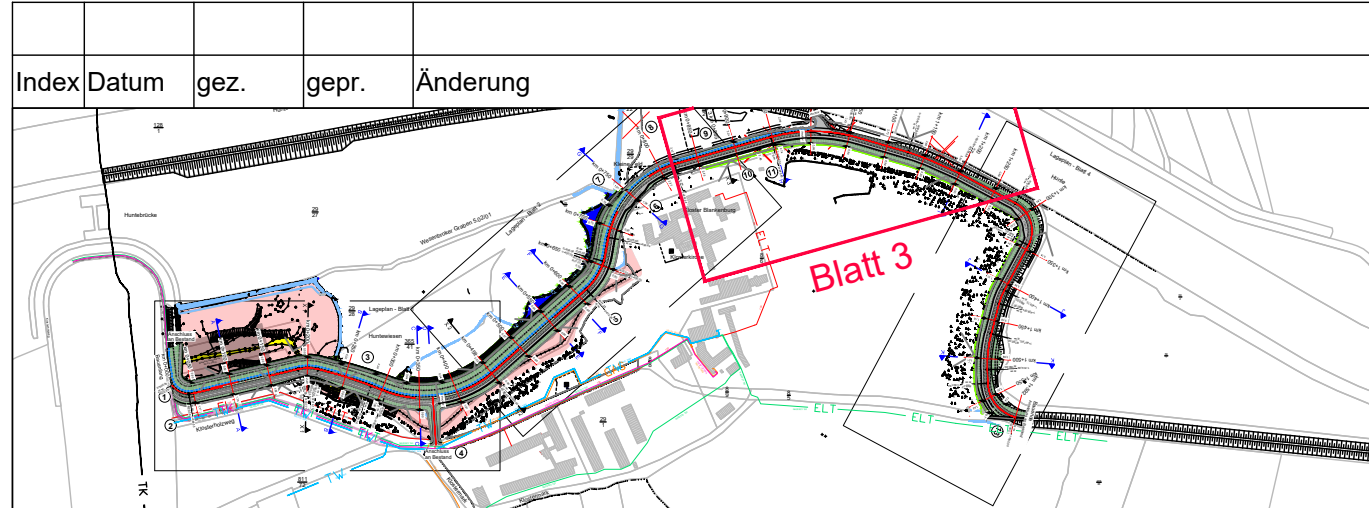

Planung:

GRALLE & PARTNER
BERATENDE INGENIEURE MBB

Cherbourger Straße 1
27580 Bremerhaven
(0471) 92623-0
E-Mail info@gralle.de

Überseetor 14
28217 Bremen
(0421) 3039755

Bauherr: I. Oldenburgischer Deichband
Franz-Schubert-Str. 31
28919 Brake

Bauvorhaben: Herstellung der Deichsicherheit im Bereich
Kloster Blankenburg

| | | | | | |
|------------------|---|-------------|--------------|-------------------------------|---------------------|
| Planinhalt: | Bestandsplan Station Km 0+850 bis Km 1+250 | Maßstab: | 1 : 500 | gez. Hamm Date: 22.09.2020 | Datum 19.04.2021 |
| Planungsstand: | Genehmigungsplan | Index: | 0 | Projektnummer: | 32.10 |
| Darstellungsart: | Lageplan | Plannummer: | G 32.10.27_3 | Plandatum: | 20.04.2021 |

Bauherr: _____ Verfasser: _____