


Versorgungsleitungen sind nachrichtlich übernommen und sind vor Baubeginn neu abzufragen.

Vermessung: Vermessungsbüro Kalus
Bloherfelder Str. 144, 26129 Oldenburg


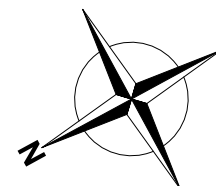


Legende :

- Graben
- bestehende Deichkrone
- TK Telekommunikation
- ELT Elektrotechnik
- ELT Elektrotechnik
- GAS Gasleitung
- TW Trinkwasserleitung
- SW-DRL Schmutzwasser-Druckrohrleitung
- Flurgrenze
- Baum nicht vorhanden
- Eiche
Ø 1.2

Hunte

Anschluss an Blatt 3

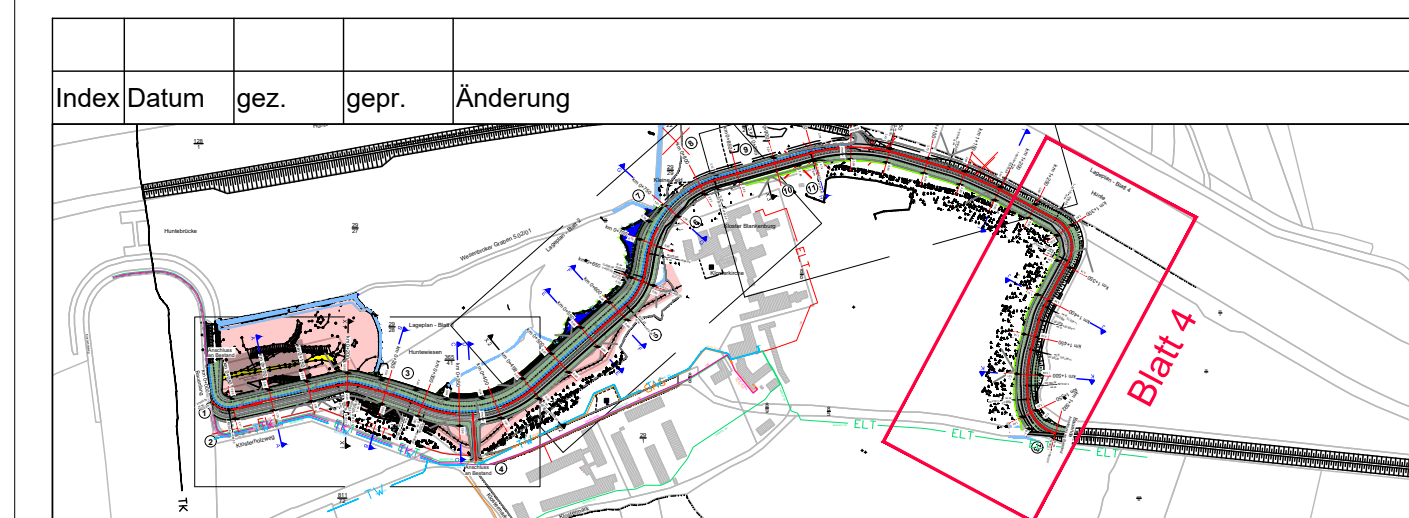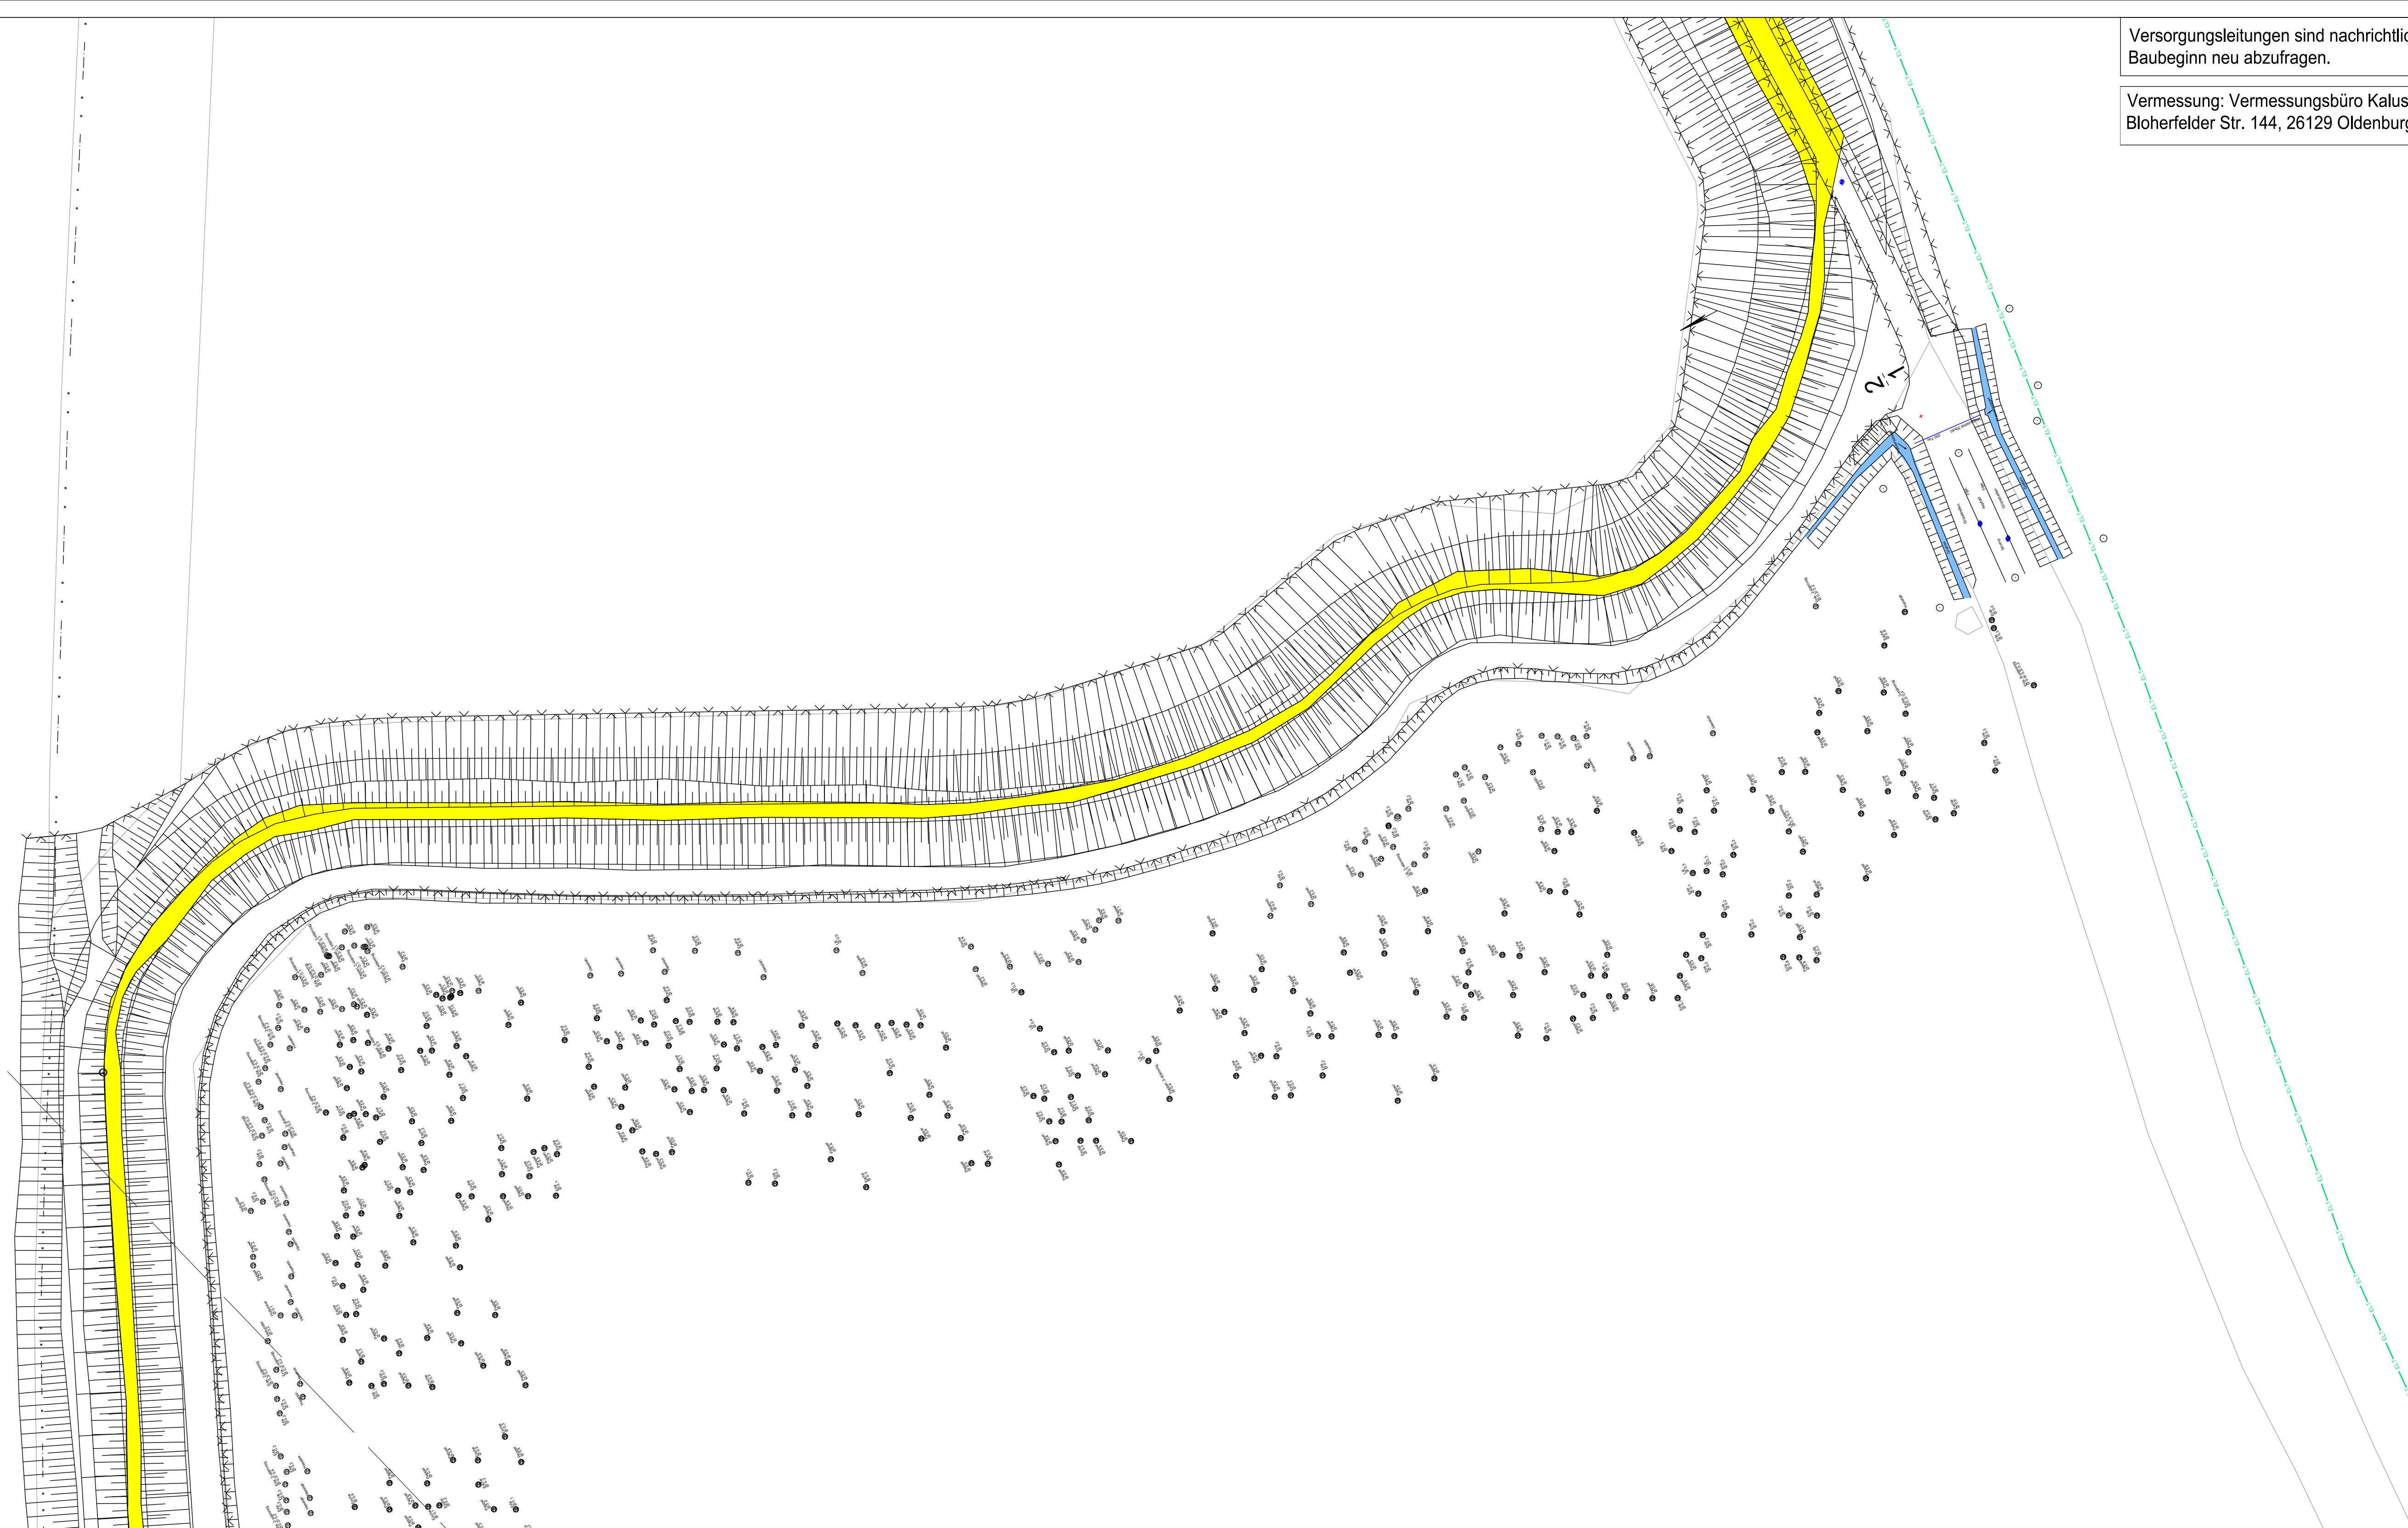

GRALLE & PARTNER BERATENDE INGENIEURE MBB	
Cherbourger Straße 1 27580 Bremerhaven (0471) 92623-0 E-Mail: info@gralle.de	
Überseedorf 14 28217 Bremen (0421) 3039755	
Bauherr: I. Oldenburgischer Deichband Franz-Schubert-Str. 31 28919 Brake	
Bauvorhaben: Herstellung der Deichsicherheit im Bereich Kloster Blankenburg	
Planinhalt: Bestandsplan Station Km 1+250 bis Km 1+571	Maßstab: 1 : 500 <small>gez. Hamm 22.09.2020 gepr. Nossol 19.04.2021</small>
Planungsstand: Genehmigungsplan Darstellungsart: Lageplan	Index: 0 Projektnummer: 32.10 Plannummer: G 32.10.27_4 Plandatum: 20.04.2021
Bauherr: _____ Verfasser: _____	

Blatt 4